



**DOKUMENTACE PRO OHLÁŠENÍ STAVBY**  
v rozsahu dle příl. 5 vyhl. 499/2006 Sb.

INVESTOR: **STRŽ LIVING s.r.o.**  
Atletická 2420/1i, Břevnov, 16900 Praha 6

**NOVOSTAVBA RODINNÉHO DOMU  
NA POZEMKU PARC.Č. 387/8, K.Ú. STARÁ HUŤ**

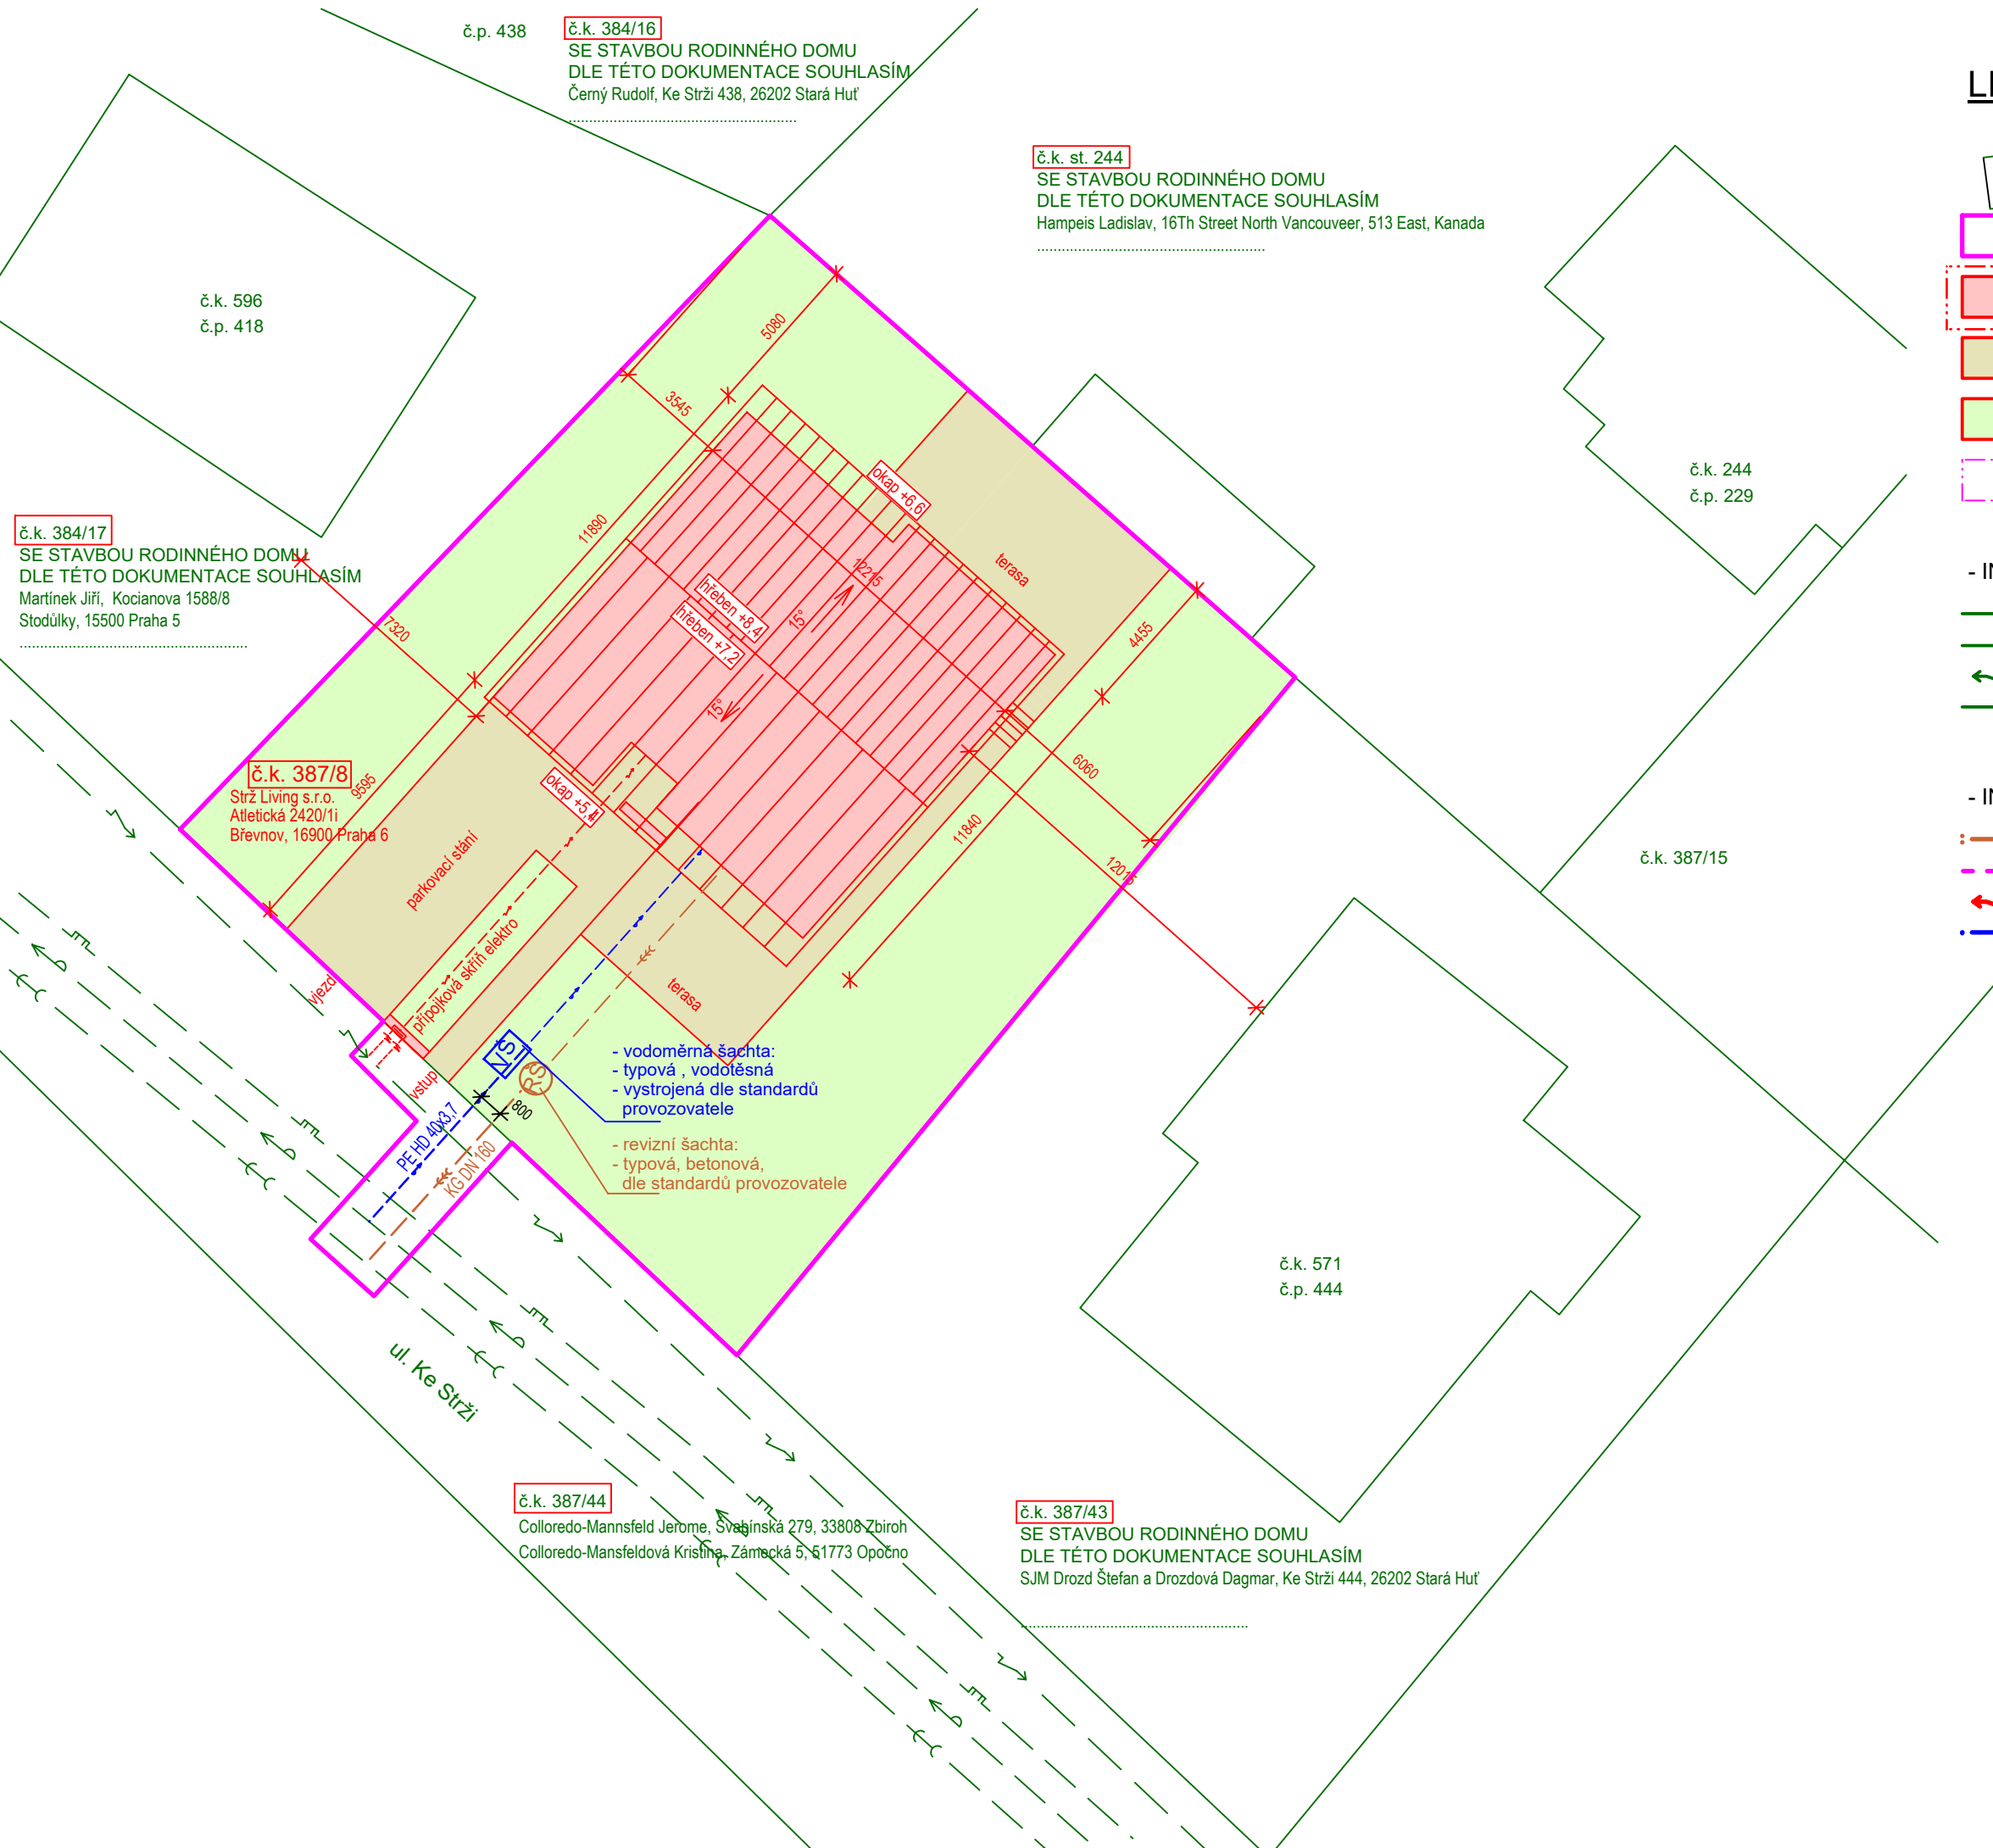
PROJEKTANT: Ing. Lukáš Cvrček, Josefa Kolumbuse 471  
262 03 Nový Knín, tel. 603947834, mail. cvrcek@email.cz

ČÁST DOKUMENTACE:

**C. SITUAČNÍ VÝKRESY**

NÁZEV VÝKRESU: **SITUACE ŠIRŠÍCH VZTAHŮ**

MĚŘÍTKO: \_\_\_\_\_ Č. VÝKRESU: **C.1.**  
DATUM: 01/2017



č.p. 438 **č.k. 384/16**  
SE STAVBOU RODINNÉHO DOMU  
DLE TÉTO DOKUMENTACE SOUHLASÍM  
Černý Rudolf, Ke Strži 438, 26202 Stará Huť

**č.k. st. 244**  
SE STAVBOU RODINNÉHO DOMU  
DLE TÉTO DOKUMENTACE SOUHLASÍM  
Hampeis Ladislav, 16Th Street North Vancouver, 513 East, Kanada



 
 
 

**č.k. 384/17**  
SE STAVBOU RODINNÉHO DOMU  
DLE TÉTO DOKUMENTACE SOUHLASÍM  
Martínek Jiří, Kocianova 1588/8  
Stodůlky, 15500 Praha 5

**č.k. 387/8**  
Strž Living s.r.o.  
Atletická 2420/1i  
Břevnov, 16900 Praha 6





**č.k. 387/44**  
Colloredo-Mannsfeld Jerome, Svahovská 279, 33808 Zbiroh  
Colloredo-Mansfeldová Kristína, Zámecká 5, 1773 Opočno

**č.k. 387/43**  
SE STAVBOU RODINNÉHO DOMU  
DLE TÉTO DOKUMENTACE SOUHLASÍM  
SJM Drozd Štefan a Drozdová Dagmar, Ke Strži 444, 26202 Stará Huť

**LEGENDA:**

-  1445/49 - podklad KN
-  - území dotčené stavbou
-  - dotčený objekt, přesahy střech
-  - zpevněné plochy
-  - zeleň
-  - požárně nebezpečný prostor budovy

**- INŽENÝRSKÉ SÍTĚ STÁVAJÍCÍ:**

-  - kanalizace splašková
-  - STL plynovod
-  - elektro NN
-  - vodovod

**- INŽENÝRSKÉ SÍTĚ NAVRHOVANÉ:**

-  - kanalizace splašková
-  - STL plynovod
-  - elektro NN
-  - vodovod

- vodoměrná šachta:  
- typová, vodotěsná  
- vystrojená dle standardů  
provozovatele

- revizní šachta:  
- typová, betonová,  
dle standardů provozovatele

**DOKUMENTACE PRO OHLÁŠENÍ STAVBY**  
v rozsahu dle příl. 5 vyhl. 499/2006 Sb.

INVESTOR: **STRŽ LIVING s.r.o.**  
Atletická 2420/1i, Břevnov, 16900 Praha 6

**NOVOSTAVBA RODINNÉHO DOMU  
NA POZEMKU PARC.Č. 387/8, K.Ú. STARÁ HUŤ**

PROJEKTANT: Ing. Lukáš Cvrček, Josefa Kolumbuse 471  
262 03 Nový Knín, tel. 603947834, mail. cvrcek@email.cz

ČÁST DOKUMENTACE:

**C. SITUAČNÍ VÝKRESY**

NÁZEV VÝKRESU: **CELKOVÝ SITUAČNÍ VÝKRES**

MĚŘÍTKO: 1:200 Č. VÝKRESU: **C.2.**

DATUM: 01/2017